
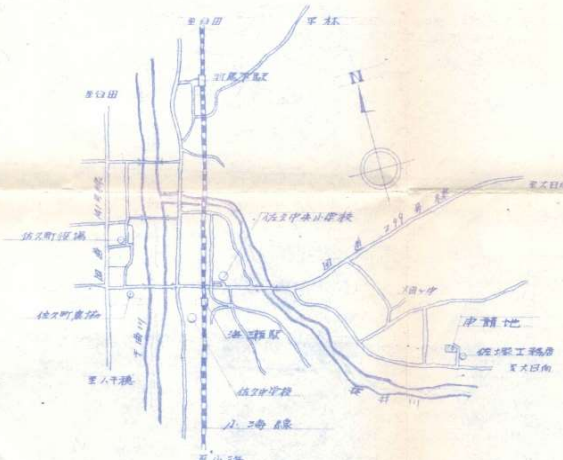


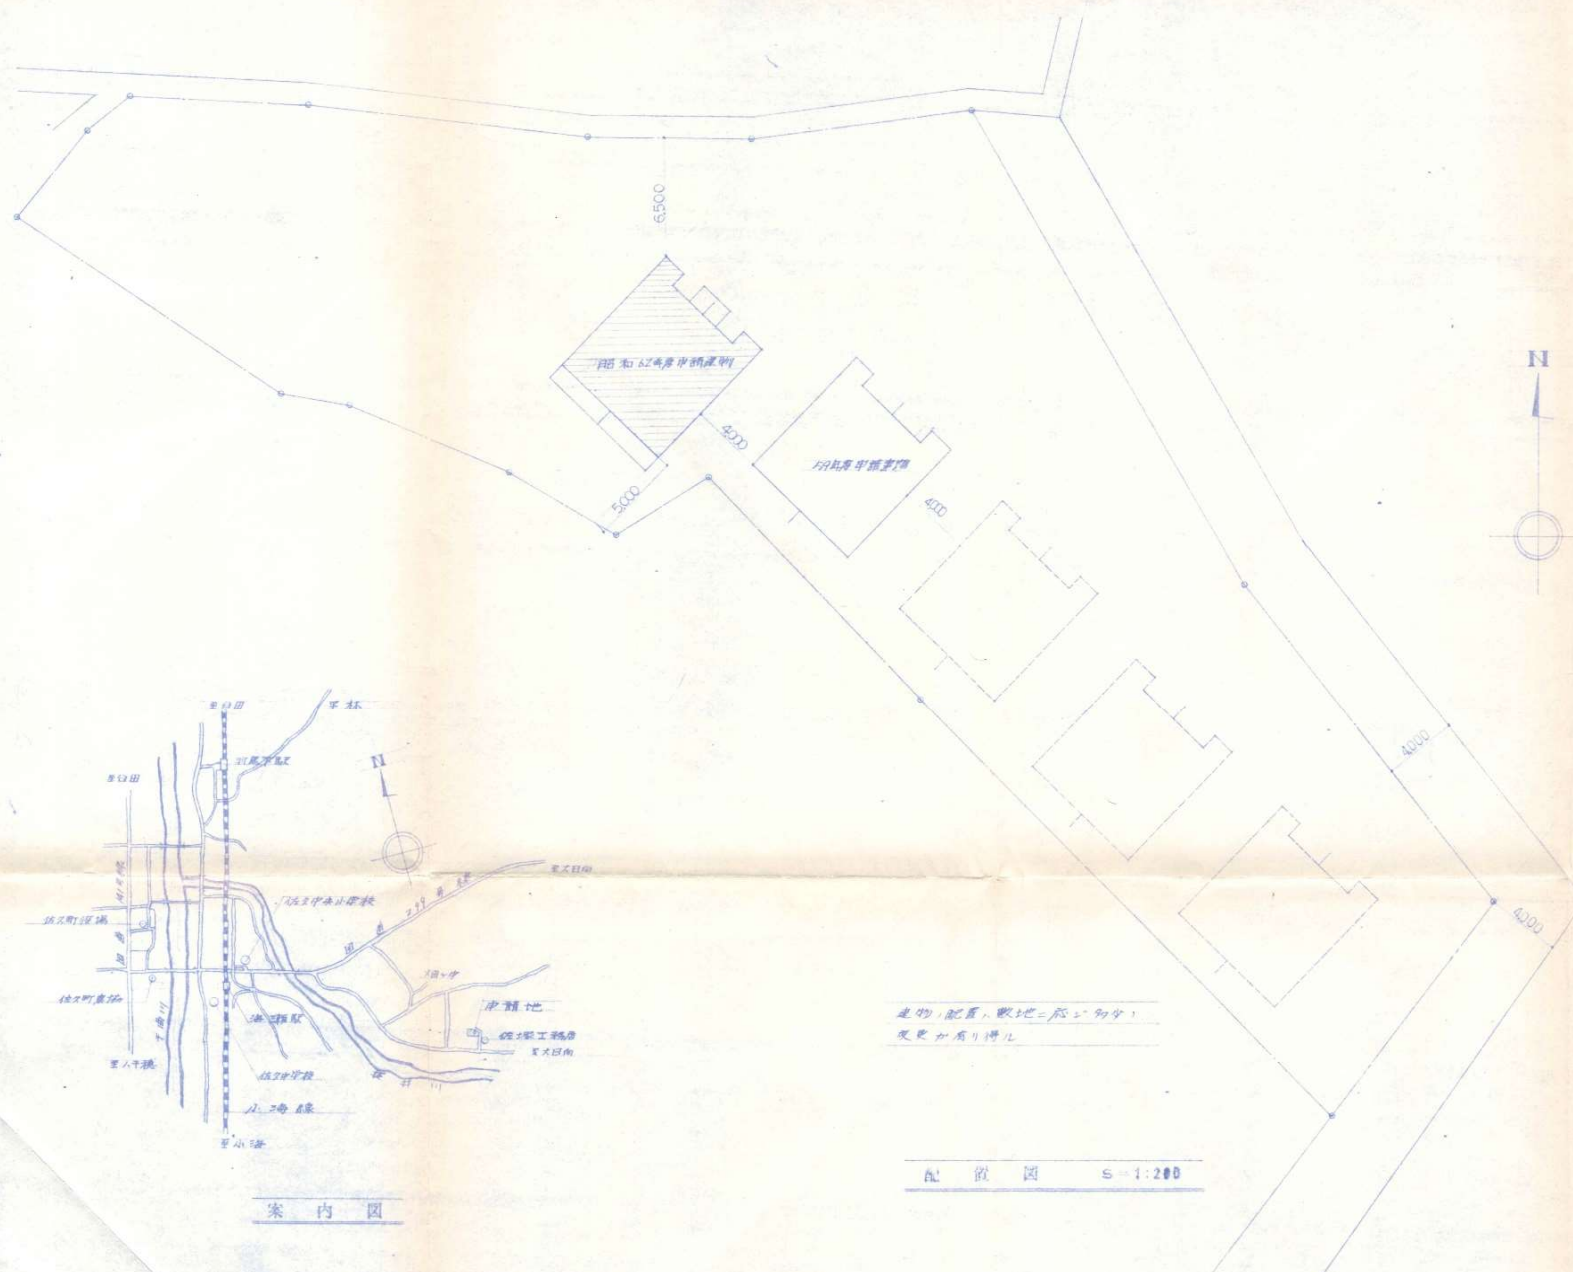

案内図

建物、配置、敷地=図に示す。
変更あり得る。

配置図 S=1:200

記事	JOB NAME	SHEET NAME	SCALE	DATE	DRAWN BY	CHECKED BY	SHEET No.
	昭和62年度 新築工事 新築工事	新築工事 案内図	S=1/200				

外部仕上表

名称	備 考
基礎	布基礎 コンクリート打放シ (R=180R/㎡) 割築石地業 東石 (200 ^φ ×200) 床下埋込孔 (400×300) アンカ-BOLT #15×1380
外 壁	旭硝子防炎サイディング (15mm厚) 胴縁 21×45 @450 断熱材 ケラズワール厚50
屋 根	#20スリットカラー鉄板瓦葺き 野地板 12合板 ケラズワール敷埋* #24H品アイアルトルブシワ
軒 裏	4mm石膏王断熱カルシウム板 目隠し貼付 VP塗
開口部	アルミサッシ (8割戸付) シルバー
所 種	#20 カラー鉄板 壁板 #60 野板 #105 (準10型)
式 走リ	コンクリート打放シ 金鍍目地切り押
塗 装	鉄部 OP (3回塗) 木部 OS 各部色沢ハバ係員・指示・依ル

内部仕上表


名称	床	中 木	障 壁	天 井	備 考
敷 設 部	タタミ敷込 (備後川)	99:密セ	スラブ下地 床厚	全 左	杉板敷目合板 レノアター
口 頂	合板バケツ170 ^φ 12mm	木製 H=250	化粧石膏ボード 下地	全 左	化粧石膏ボード 下地 地シタガワB 床下断熱材
口 頂	12mm合板下地 ケラズワール	全 上	4mm化粧合板	全 左	化粧石膏ボード 現場パン
敷 設 部	断熱壁サイディング		化粧石膏ボード 下地	全 左	バズリワ 床下断熱材
天 頂	スリット合板	スリット合板 上地	スリット合板 下地	全 左	石膏ボード 現場パン
口 頂	合板バケツ170 ^φ 下地	木製 H=250	全 上	全 上	下地入
敷 設 部	12mm合板下地 ケラズワール	全 上	4mm化粧合板	全 左	化粧石膏ボード 下地 ケラズワール 現場パン
敷 設 部 (A)	タタミ敷込	99:密セ	スラブ下地 (断熱壁)	全 左	杉板敷目合板 レノアター
敷 設 部 (B)	全 上	全 上	全 上	全 上	レノアター
入 入	下4mm ラワンベニヤ	同 左	下4mm ラワンベニヤ	全 左	下27mm ラワンベニヤ 床下断熱材
入 入	下12mm ラワンベニヤ	同 左	下4mm ラワンベニヤ	全 左	下4mm ラワンベニヤ

軸組校訂


高	方向	床面積	見付面積	断熱材面積	倍率	計算値	地 庫	配 置	材 質
1	縦間	55.48	11.0	590	2.5	2294	全 上	112+2645+50=1662.5	OK
				182.921	4.5	2138.5			
				364	2.5	2138.5			
2	横間	39.74	13.73	273.929	4.5	2275	全 上	19.4+50=69.4	OK
				910	2.5	2275			
				728	2.5	1820			

換気計算


	使用器具	使用燃料	概 算
排 気	2口ガスコンロ 0.44	プロパンガス 12.9 町kg	$V = KQ = 12.9 \times 0.44 \times 40 = 227.04 \text{ m}^3/\text{h}$ プロパンガス使用 #200 能力 690 町kg > 227.04 OK
給 気	$AV = \frac{KQ}{3600} = \frac{227.04}{3600}$	$\frac{3+5n+0.2d}{h} = \frac{3+5 \times 0.2 \times 2}{1.8} = 0.81 \text{ m}^3$	

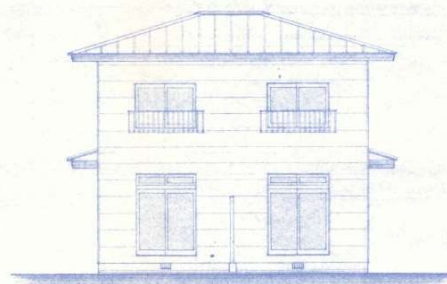


南 立 面 図 S=1:100

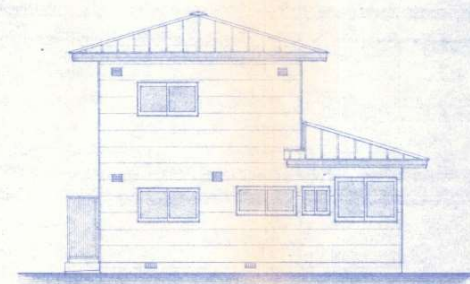

東 立 面 図 S=1:100

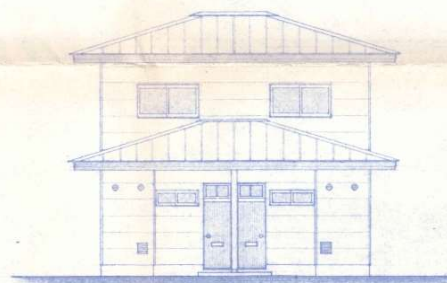


北 立 面 図 S=1:100

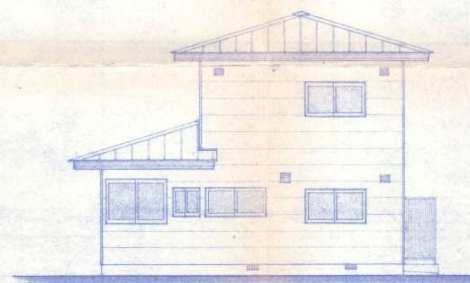


西 立 面 図 S=1:100

記事	JOB. NAME	SHEET NAME	SCALE	DATE	DRAWN BY	CHECKED BY	SHEET No.
		仕 上 表 立 面 図	S=1:100				

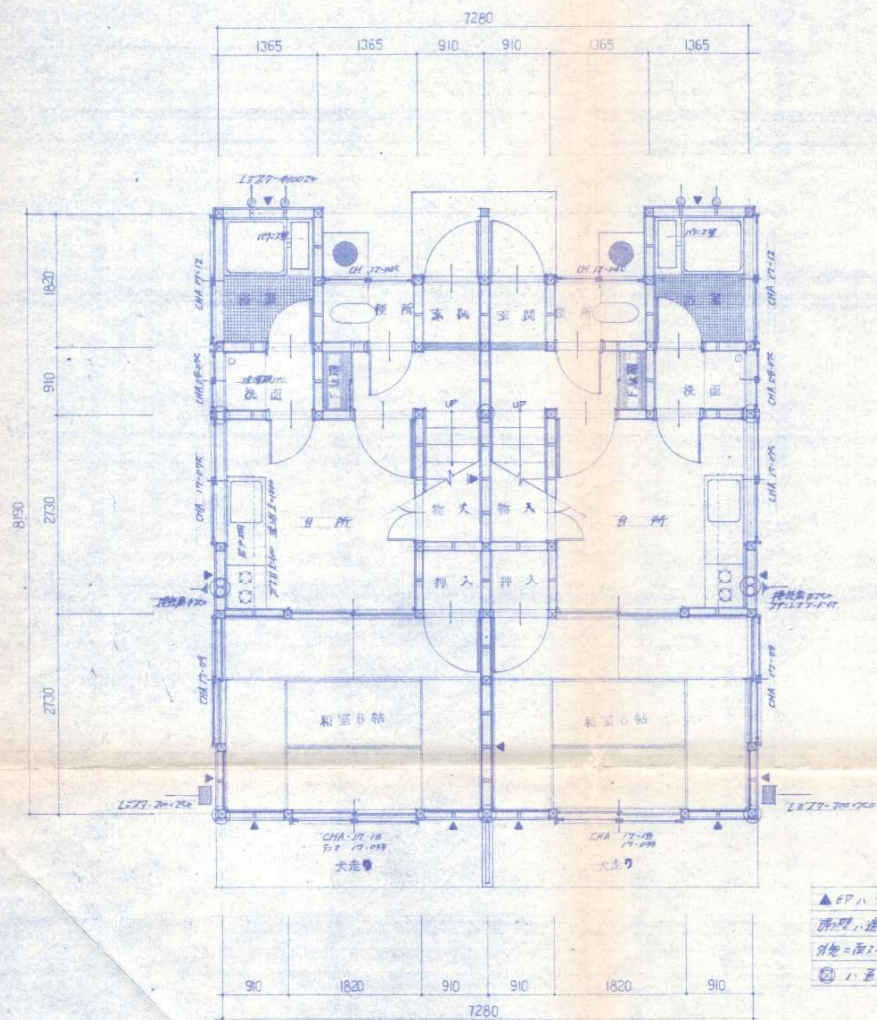

▲EPハ 筋違イマス 45 x 105 ▲ハ 97L
 南ハ、造作扉 12L 1100 x 77 x 7-11 100 x 100
 外ハ、面2L 12L 77 x 7-11 100 x 100
 1. 区2柱 9 x 7 120 x 120

1F 平面詳細図 S = 1/50

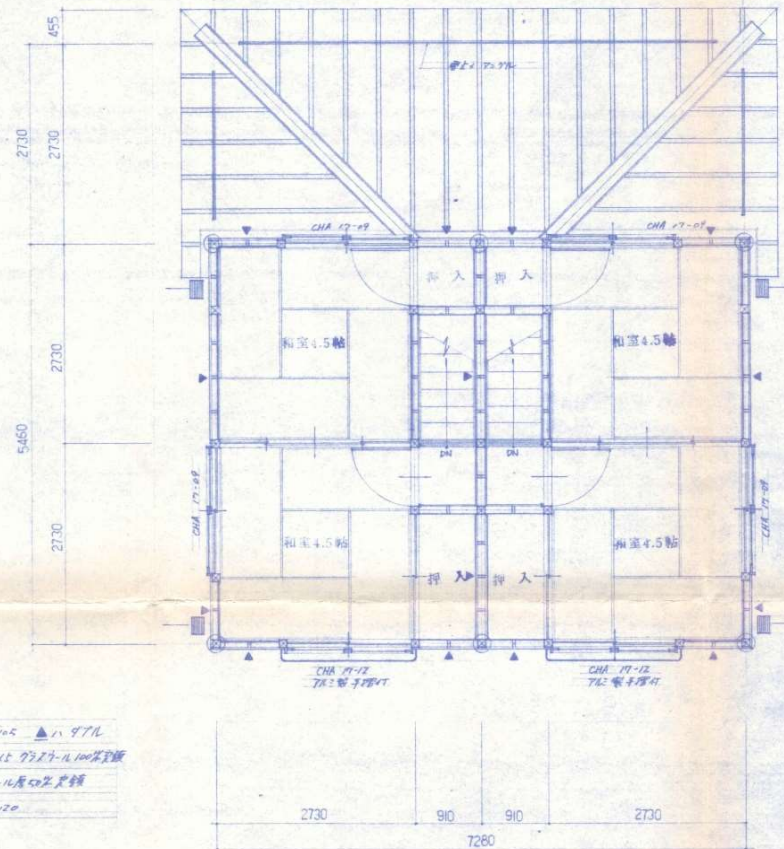

2F 平面詳細図 S = 1/50

記事	JOB NAME	SHEET NAME	SCALE	DATE	DRAWN BY	CHECKED BY	SHEET No.
	昭和68年5月20日新築住宅新築工事	平面詳細図	S = 1/50				

設計概要

一般事項


建物、配置、敷地、状況ニ関し多少変更カ有リエハ爲 整理者、指示ニ依ル

Technical drawing of a foundation cross-section. The drawing shows a concrete wall and a footing. The wall has a width of 120mm and a height of 300mm. The footing has a width of 600mm and a height of 150mm. The drawing includes labels for '設計G.L.' (Design Ground Level), '現地地面' (Actual Ground Surface), and '乾燥土の工率' (Dry Soil Work Rate). Dimensions are given in mm.

外廻りノ埋土ハ発注者(佐々町)カ別工事で行う

記事	JOB NAME	SHEET NAME	SCALE	DATE	DRAWN BY	CHECKED BY	SHEET No.
	昭和62年度 佐久市教職員住宅 新築工事	特記仕様					

屋根
瓦葺
瓦葺カラー板葺
アスファルト・フェンリ
野地板 (杉) 12mm
9mm 瓦葺ト板

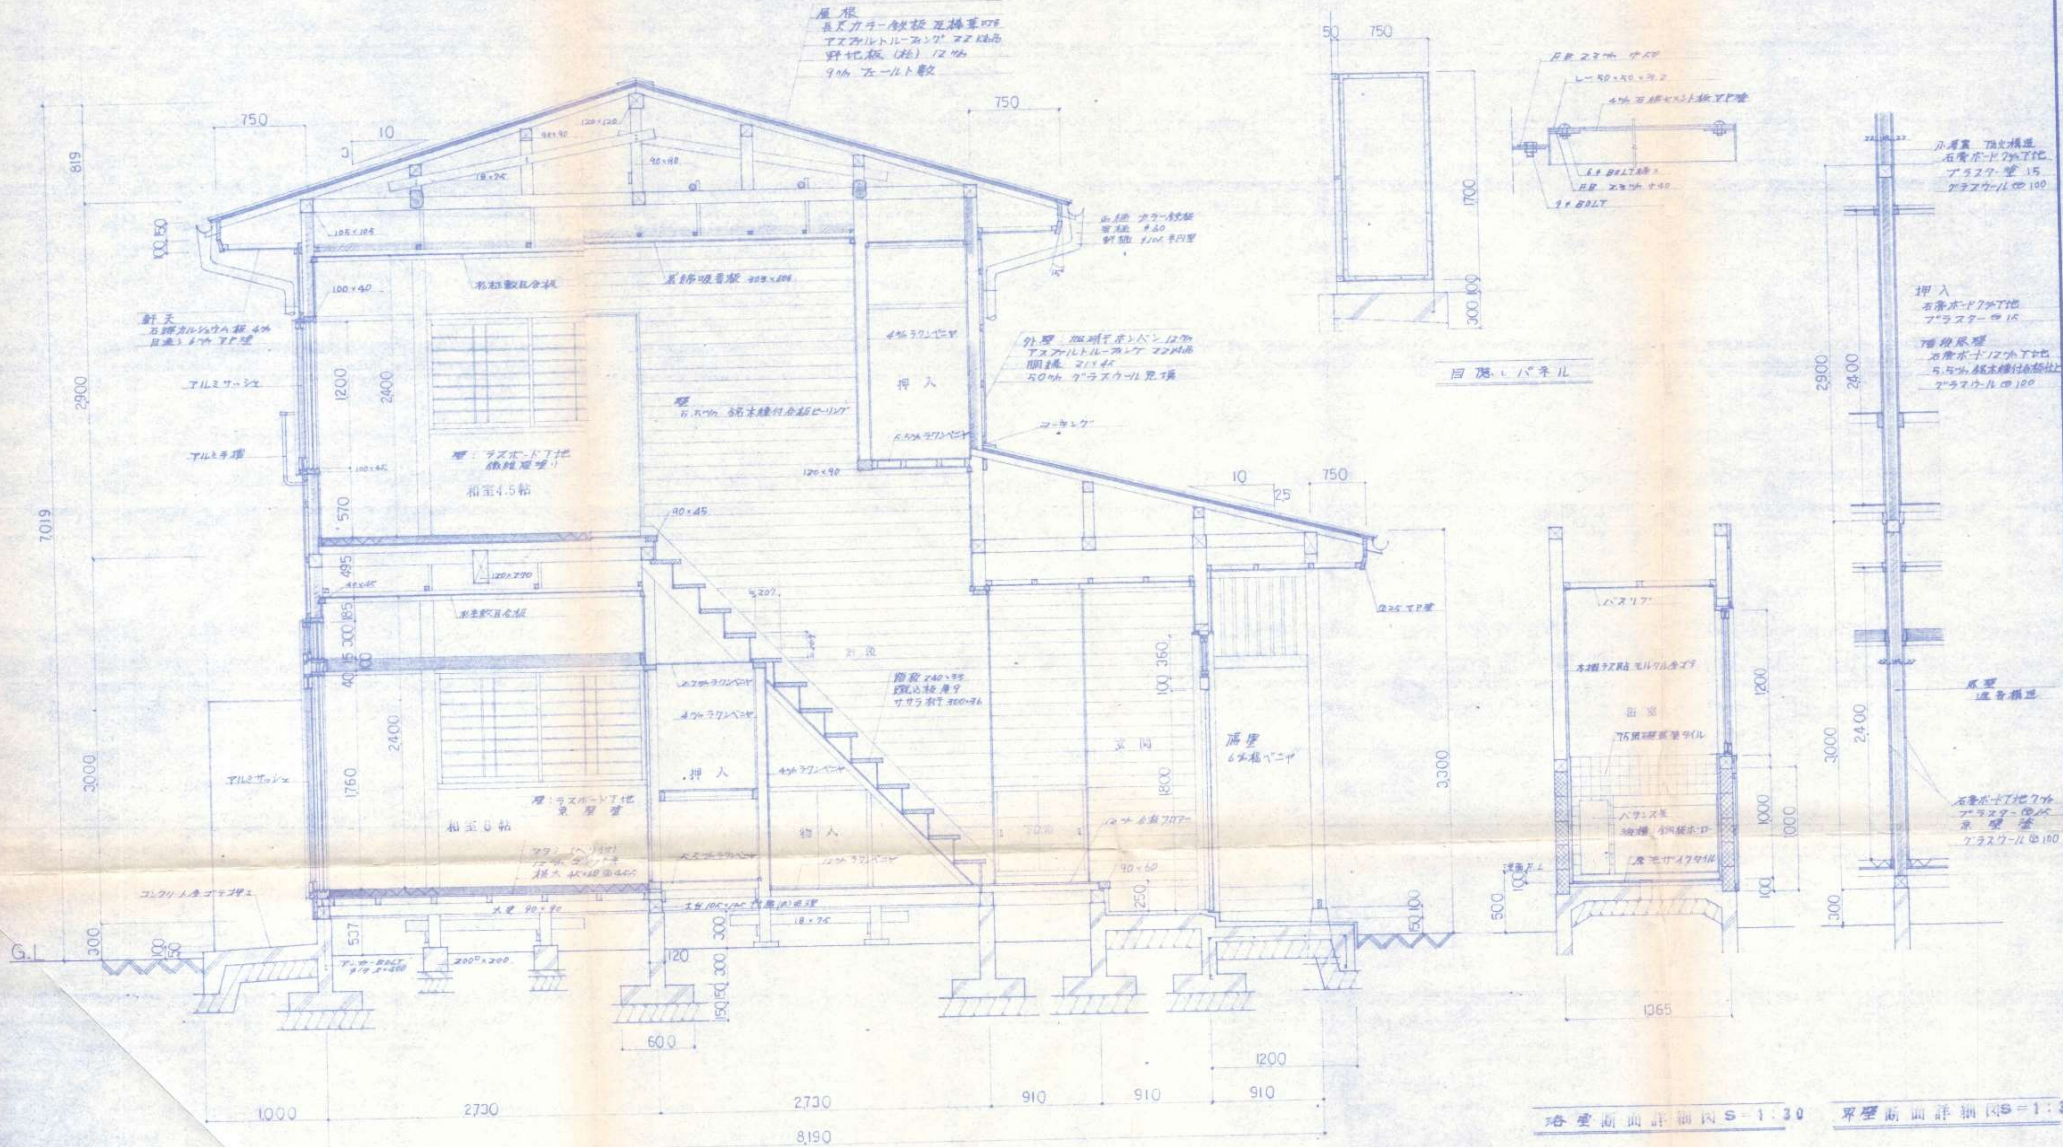

断面詳細図 S=1:30






浴室断面詳細図 S=1:30

平屋断面詳細図 S=1:30


壁 補強コンクリートブロック厚100mm
鉄筋 1φ 27φ 800 37φ 600

記事	JOB NAME	SHEET NAME	SCALE	DATE	DRAWN BY	CHECKED BY
	昭和52年度 佐久野教職員住宅 新築工事	断面詳細図	S=1:30			

SHEET No.

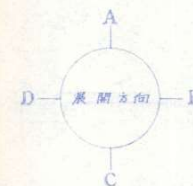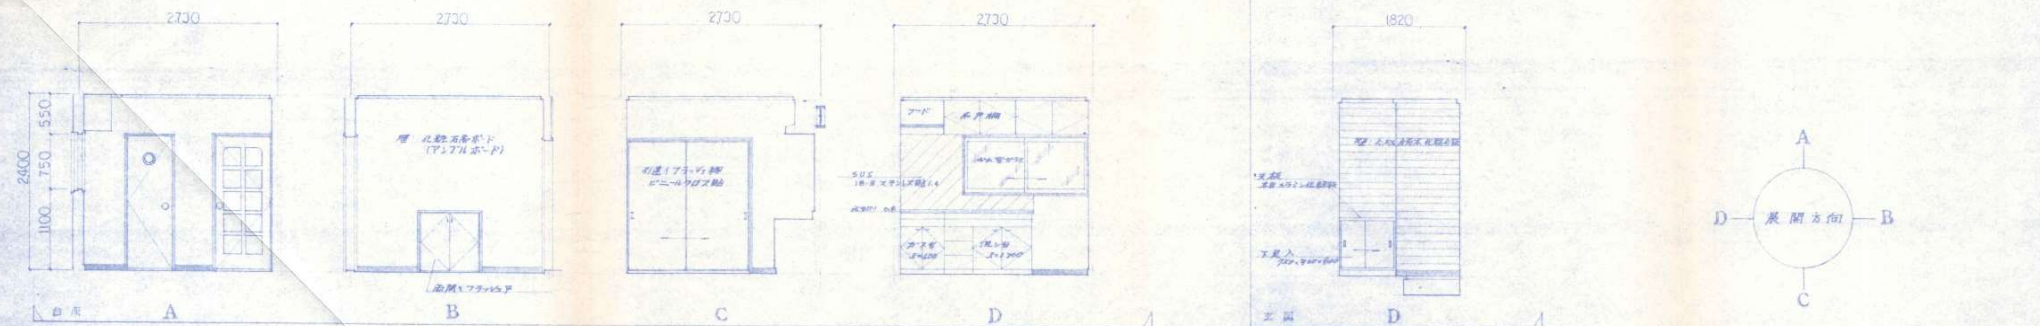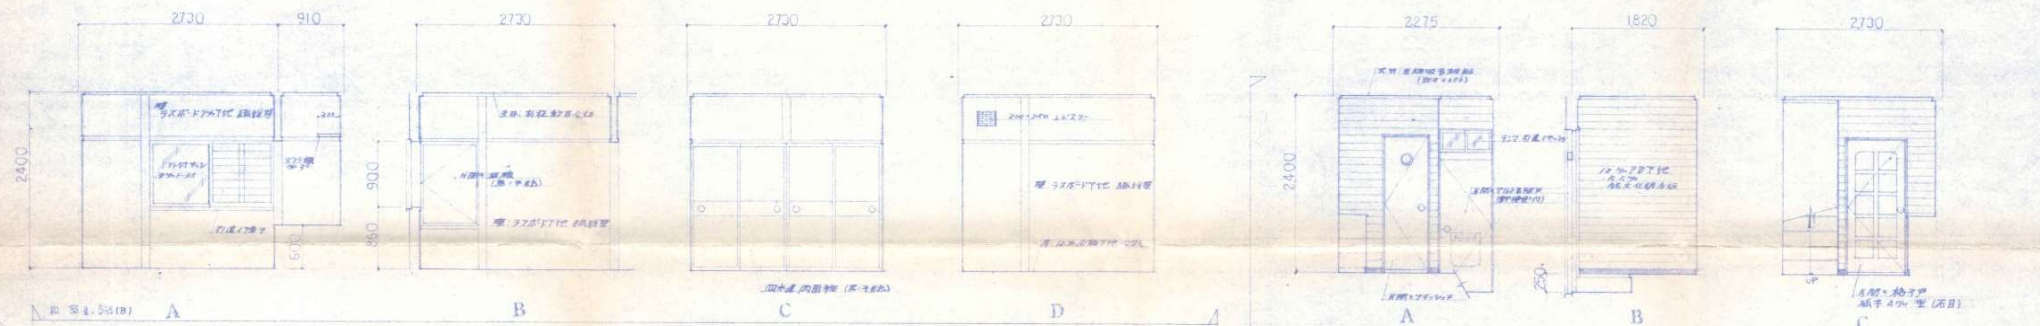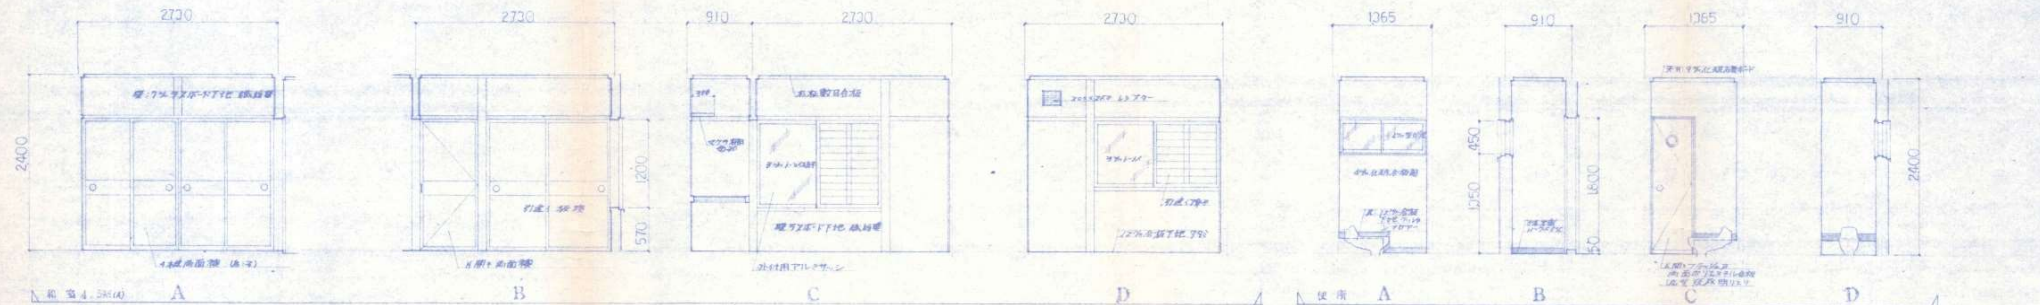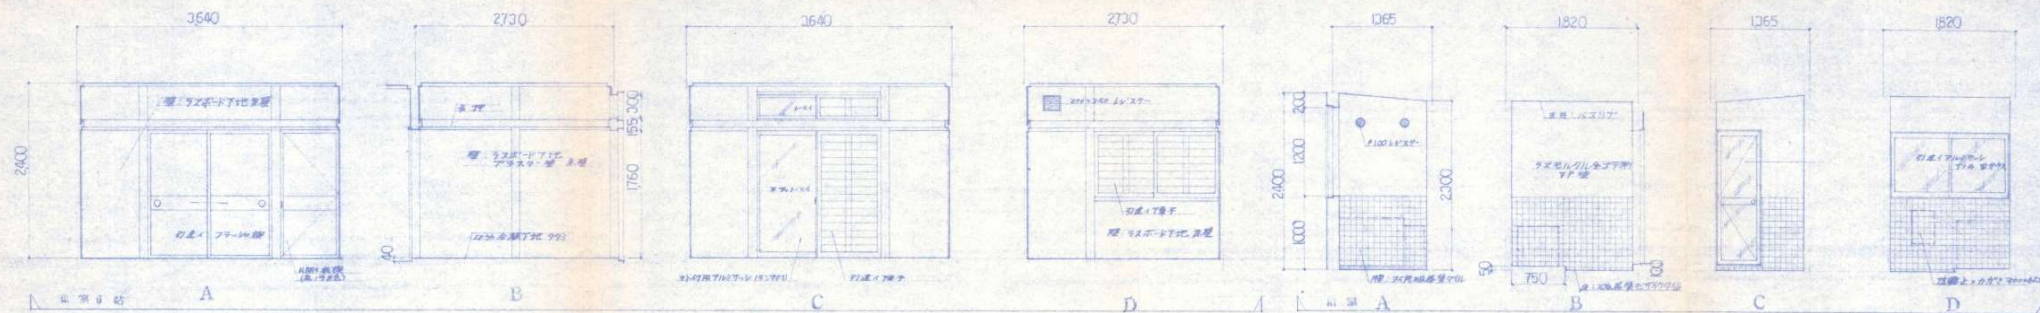


記事	JOB NAME	SHEET NAME	SCALE	DATE	DRAWN BY	CHECKED BY	SHEET No.
	昭和62年度 佐々木教職員住宅	新築工事	展開図 S=1:50				

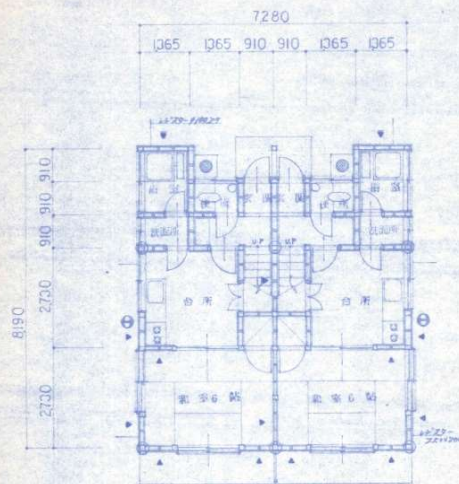


1階平面図 S=1:100

建築面積	29,81 _㎡ (9.0坪)
1階床面積	27,74 _㎡ (8.4坪)
2階床面積	19,87 _㎡ (6.0坪)
延床面積	47,61 _㎡ (14.4坪)

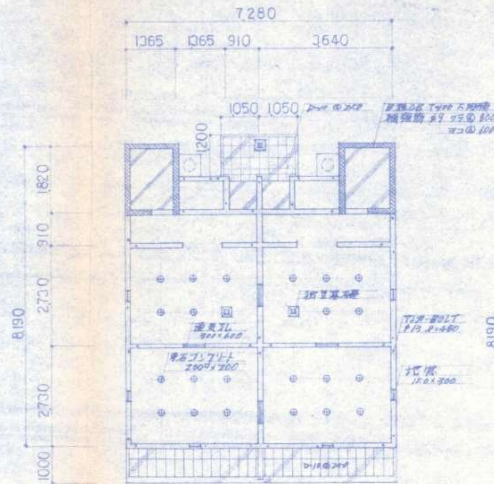


基礎伏図 S=1:100

建築面積	55,48 _㎡ (16.8坪)
1階床面積	39,74 _㎡ (12.0坪)
2階床面積	95,22 _㎡ (28.8坪)

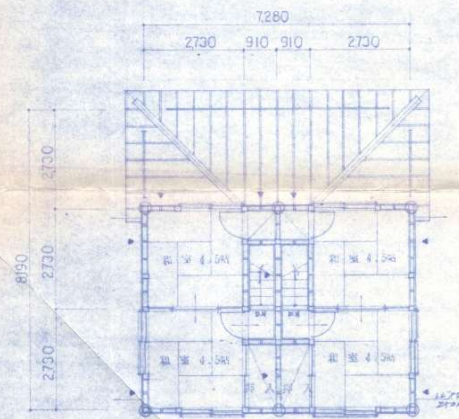


2階平面図 S=1:100

▲ 戸ハ筋違付サマ 45×105 ▲ ハツタキ
隔壁ハ通音構造トナル
外気ニ面タル壁 天井裏ニグラスウール
厚50mm充填
日ハ通シ程ヲ示メ 120×120

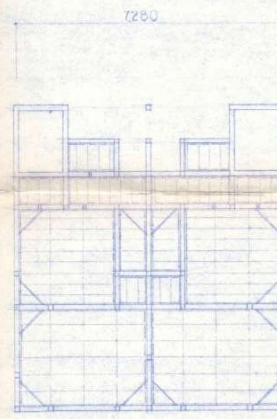


床伏図 S=1:100

土台	105×105
大木	90×90
根太	45×60
火打土台	50×90
根太板	36×90
束	90×90

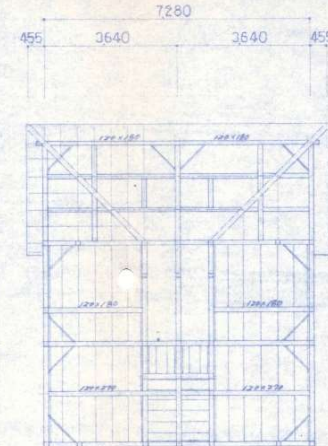


根太 スパン1820	45×90
1365	45×75
910	45×60
最大ピッチ屋下455	ササ地金Y 303
隅配サササ材ハ全サ	105×105

屋根伏図 S=1:100

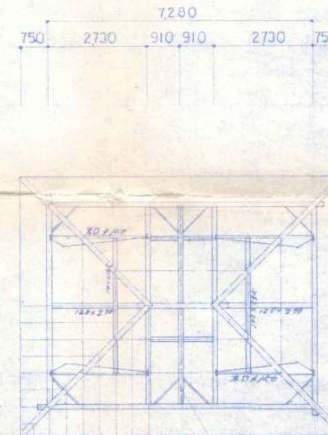


棟木・隅木	120×120
檼 木 455	45×60
母屋束	90×90
火打束	90×90
筋違イ	45×105

小屋伏図 S=1:100

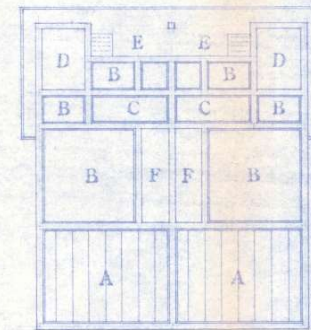


1F天井伏図 S=1:100

行号	仕上材
A	杉千枚目合板 (19.3mm)
A'	杉千枚目合板 (19.3mm)
B	化粧石膏ボード 9mm
C	岩盤吸音板 303×108
D	ハズリブ
E	4mm石膏ボード カルシウム板目装飾
F	4mmラワン合板
G	27mmラワン合板

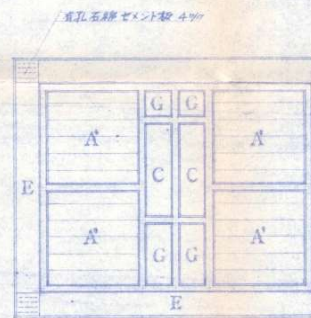

2F天井伏図 S=1:100

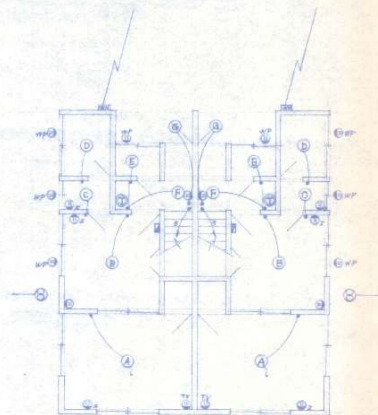


電気設備図 S=1:100

照明器具


A	30"×2	HD-191 GPL
D	20"×3	HA-6151 GPL
C	40"×1	LW-56011
D	30"×1	HW-800
E	40"×1	LD-56269 GL
F	60"×1	LD-56248
G	15"×1	HW-694 GL
H	60"×1	NL-56038
I	30"×2	HD-282 GPL

■ 外電線 スチール B2X 製


■ 照明 TVインボルト TEL. 取付位置は図面を参照
■ 照明器具は上記の同規格品とする

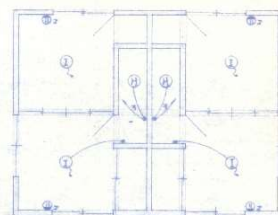


電気設備図 S=1:100

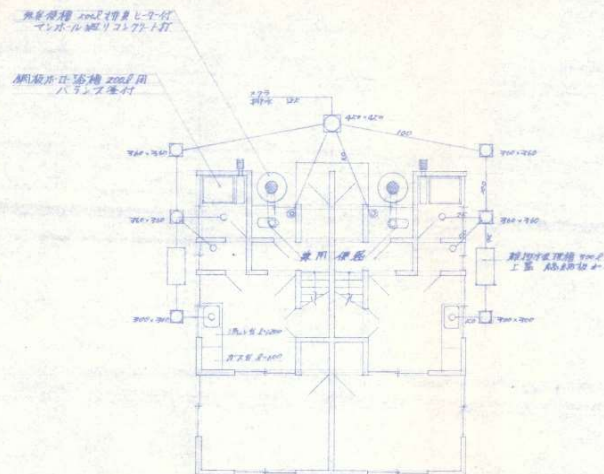

衛生設備工事図 S=1:100

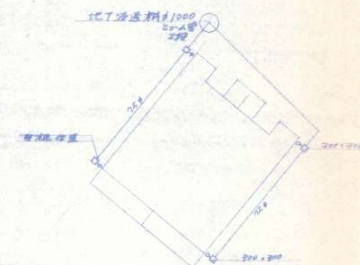

給水工事図 S=1:200

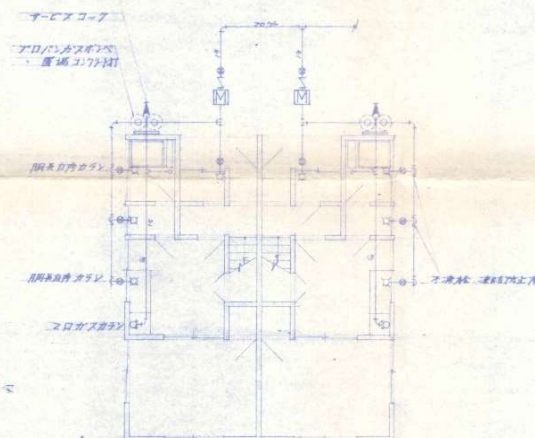

給水工事図 S=1:100

給水管	屋外	塩化ビニール管
	屋内	塩化ビニール管
		ガラス管
ガス管		亜鉛鍍銀鋼管 上中管は鉄管にて
排水管		塩化ビニール管 口径75X上 VU管
		75X上 VP管

記事	JOB NAME	SHEET NAME	SCALE	DATE	DRAWN BY	CHECKED BY	SHEET No.
	昭和 52 年度	電気設備図	S=1:100				
	佐々所教職員住宅 新築工事	給排水設備図	S=1:200				